




LOCALIZAÇÃO DA ESTRUTURA
POSICIONAMENTO DE PILARES METÁLICOS E VIGAMENTOS

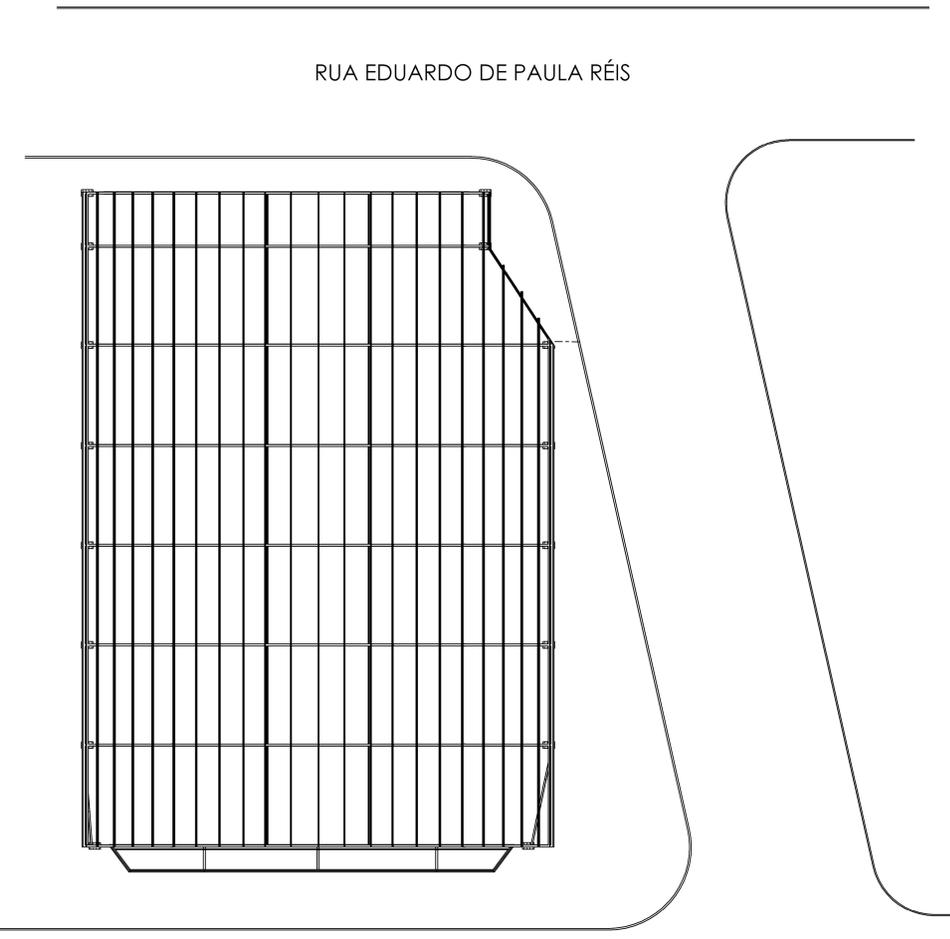


RUA SEBASTIÃO CONTIM

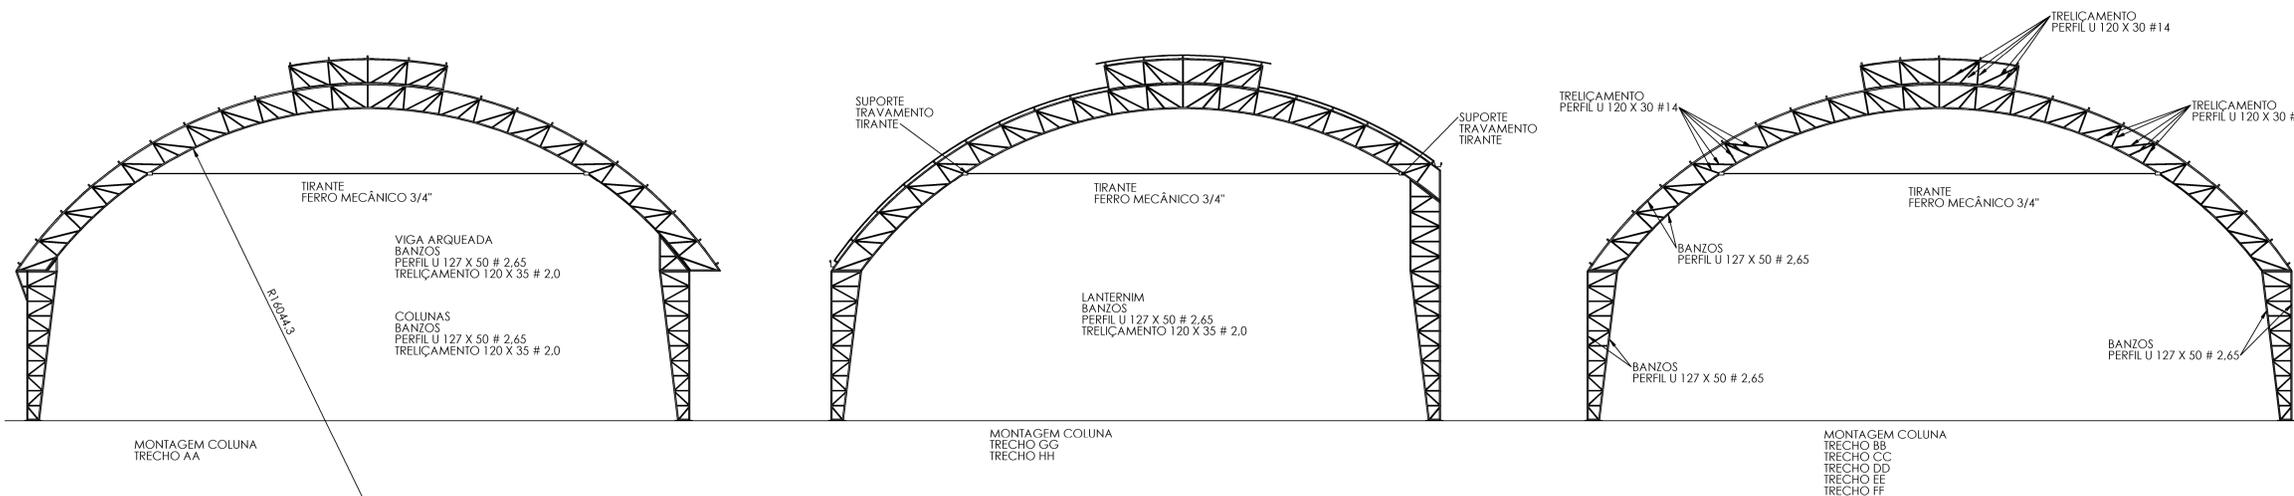

PROJETO		CREA	
 JEFFERSON C. FINTELMAN ENG. INDUSTRIAL-MECÂNICA ENG. SEG. DO TRABALHO CREA - 148968 32-99939-0604 - caneschi.j@gmail.com		TÍTULO	
		DETALHES, PLANTA	
PROJETO		FOLHA 1 DE 3	
ESCALA		A0	
PROJETO ESTRUTURAL DE QUADRA POLIESPORTIVA RUA EDUARDO DE PAULA RÉIS, S/N CENTRO - RODEIRO CEP: 36510-000		Nº: MG 20210236060 Área: 1.195,44 m²	
PREFEITURA MUNICIPAL DE RODEIRO CNPJ: 18.128.256/0001-44		RESPONSÁVEL TÉCNICO: JEFFERSON C. FINTELMAN CREA 148968 D	

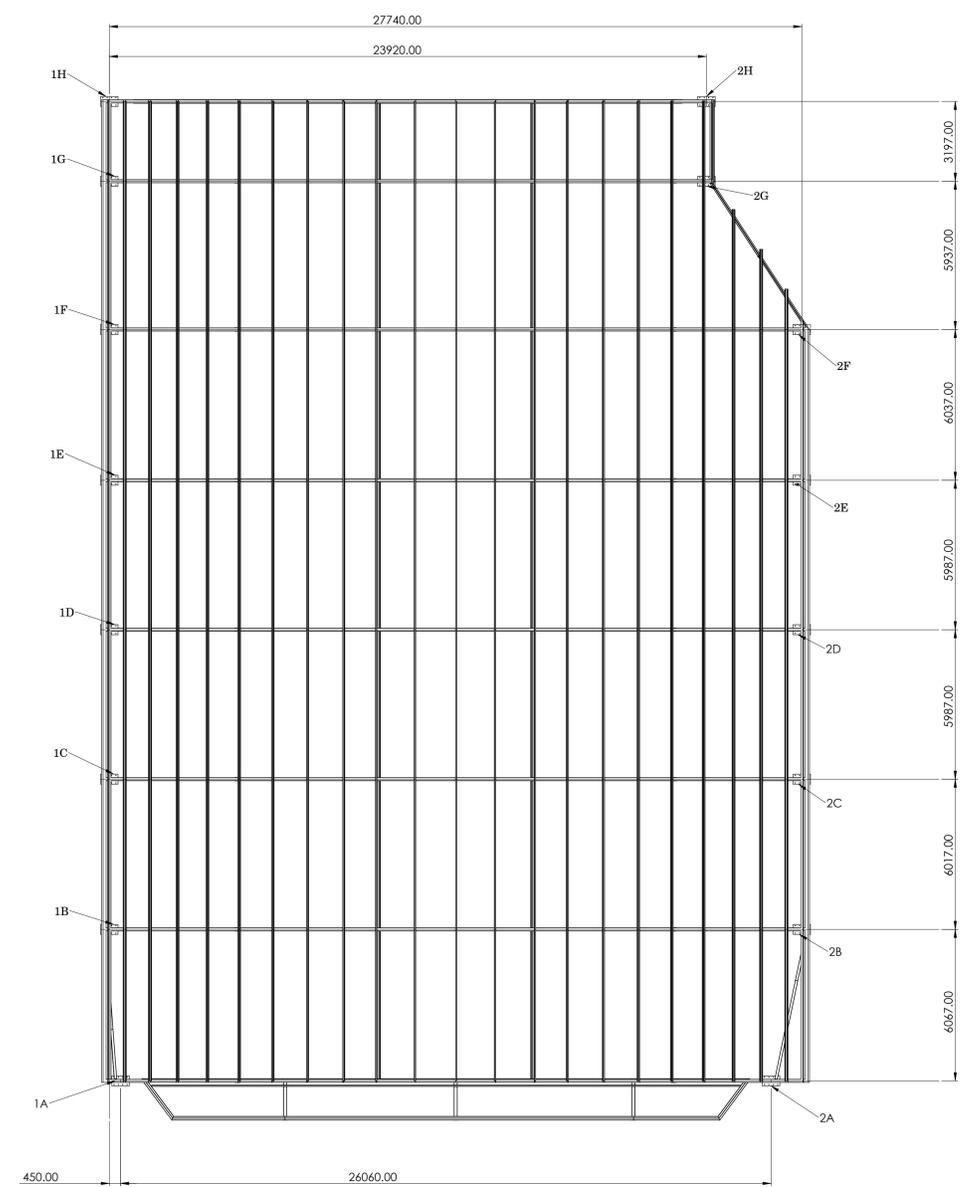


PLANTA BAIXA
ESCALA 1:100

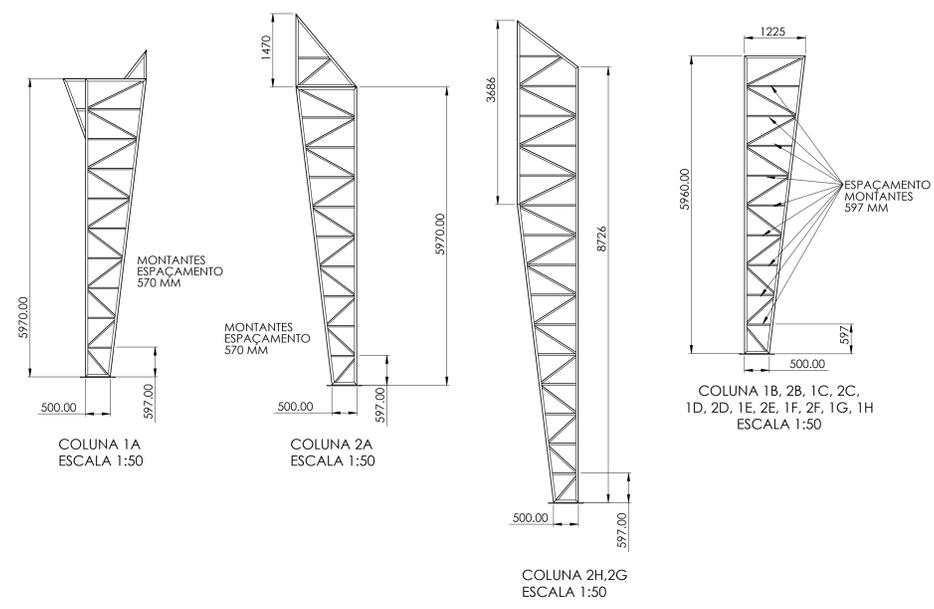


COLUNA 1A
ESCALA 1:50

COLUNA 2A
ESCALA 1:50



COLUNA 2H,2G
ESCALA 1:50

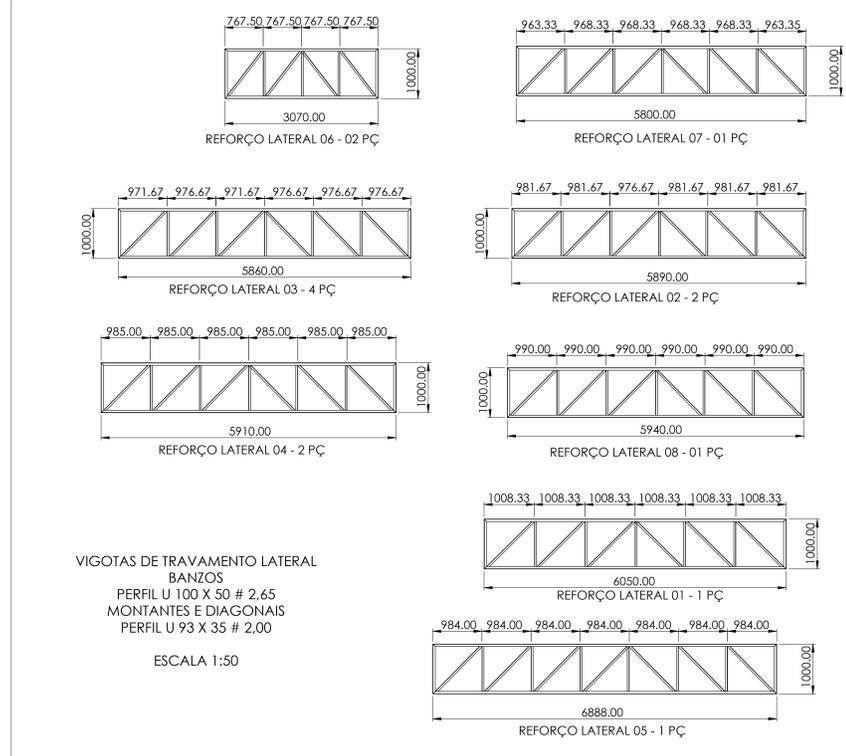



VIGOTAS DE TRAVAMENTO LATERAL
BAZOS
PERFIL U 100 X 50 # 2,65
MONTANTES E DIAGONAIS
PERFIL U 93 X 35 # 2,00
ESCALA 1:50

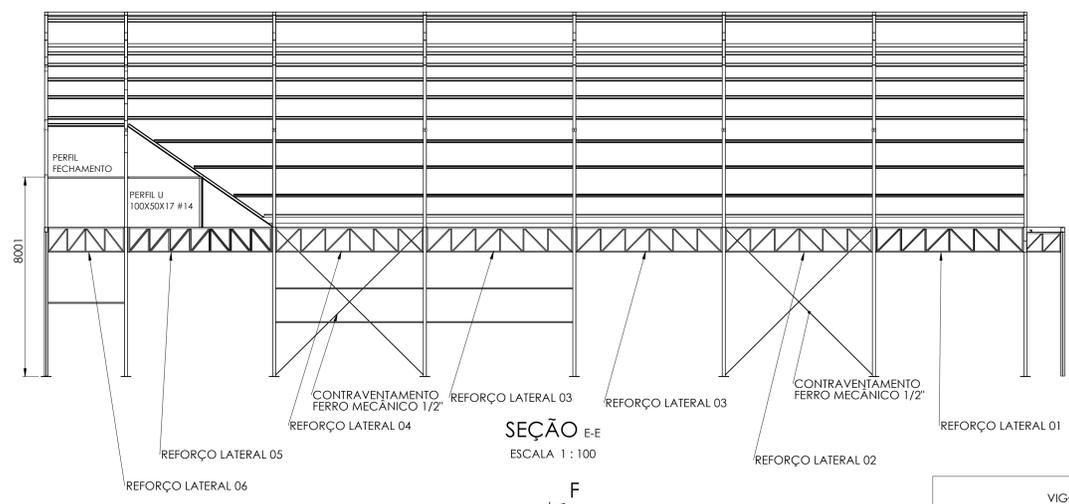

SEÇÃO E-E
ESCALA 1:100

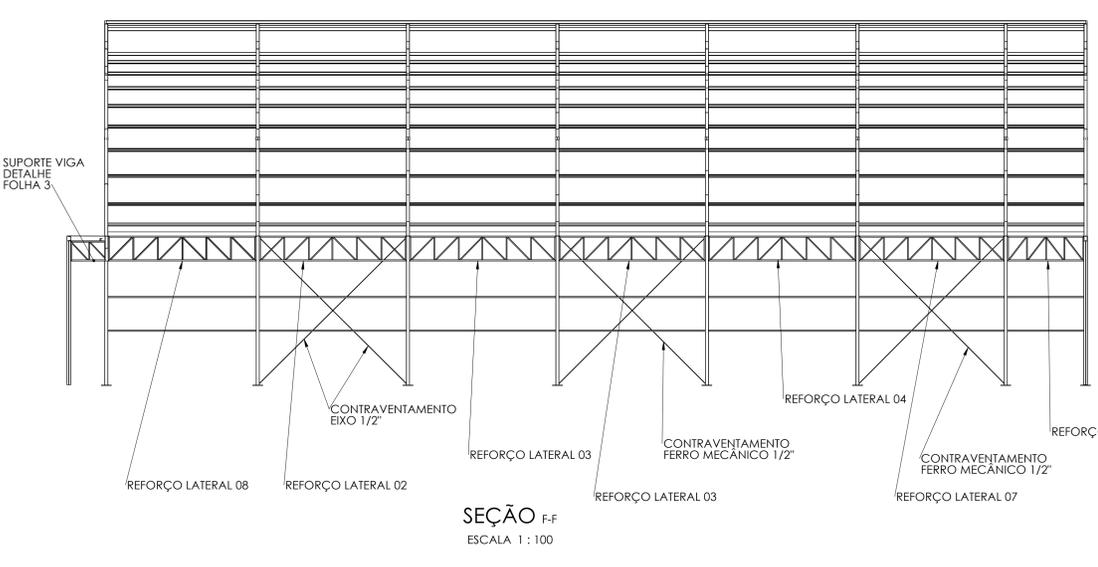
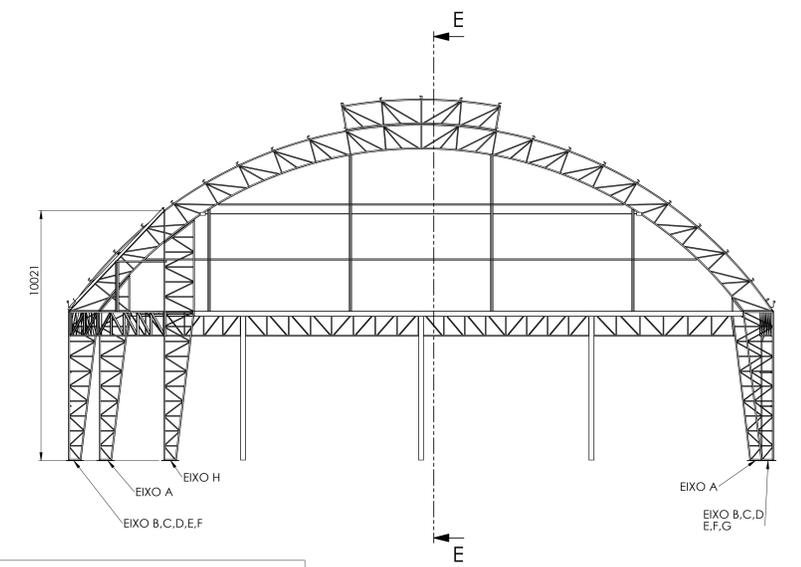


SEÇÃO F-F
ESCALA 1:100

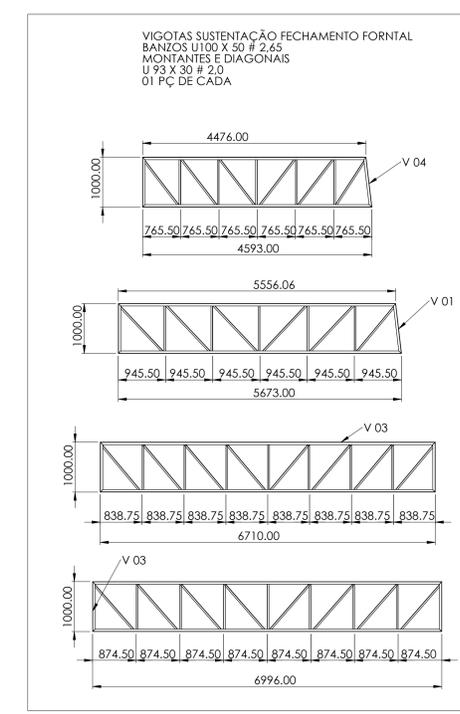
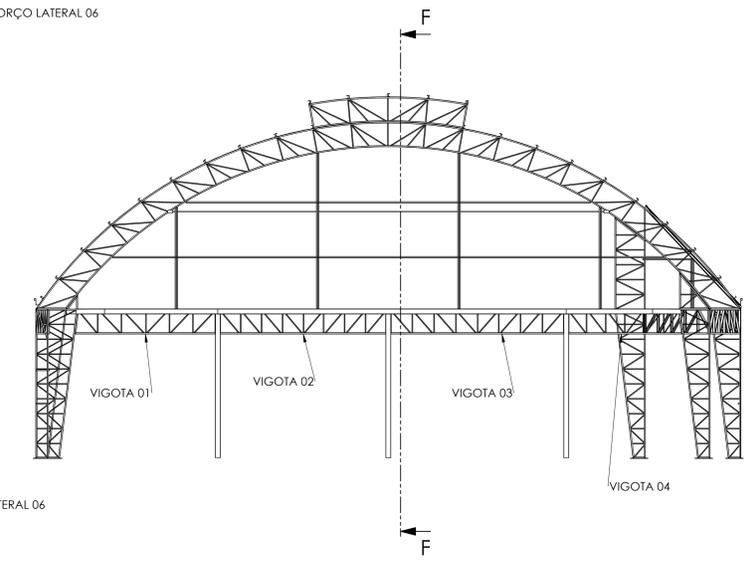


VIGOTAS SUSTENTAÇÃO FECHAMENTO FORNITAL
BANZOS U100 X 50 # 2,65
MONTANTES E DIAGONAIS
U 93 X 30 # 2,0
01 PÇ DE CADA


		JEFFERSON C. FINTELMAN ENG. INDUSTRIAL-MECÂNICA ENG. SEG. DO TRABALHO CREA - 148968 32-99939-0604 - caneschi.j@gmail.com	
PROJETO	PROJETO ESTRUTURAL DE QUADRA POLIESPORTIVA	FOLHA	FOLHA 2 DE 3
ESCALA	ESCALA INDICADA	TÍTULO	DETALHES, PLANTA
PROJETO DE OBRA	RUA EDUARDO DE PAULA RÉS, S/N CENTRO - RODEIRO CEP - 36510-000	ÁREA	1.195,44 m ²
CONTRATANTE	PREFEITURA MUNICIPAL DE RODEIRO CNPJ : 18.128.256/0001-44	RESPONSÁVEL TÉCNICO	JEFFERSON C. FINTELMAN CREA 148968 D

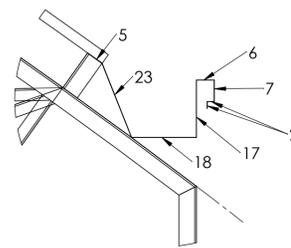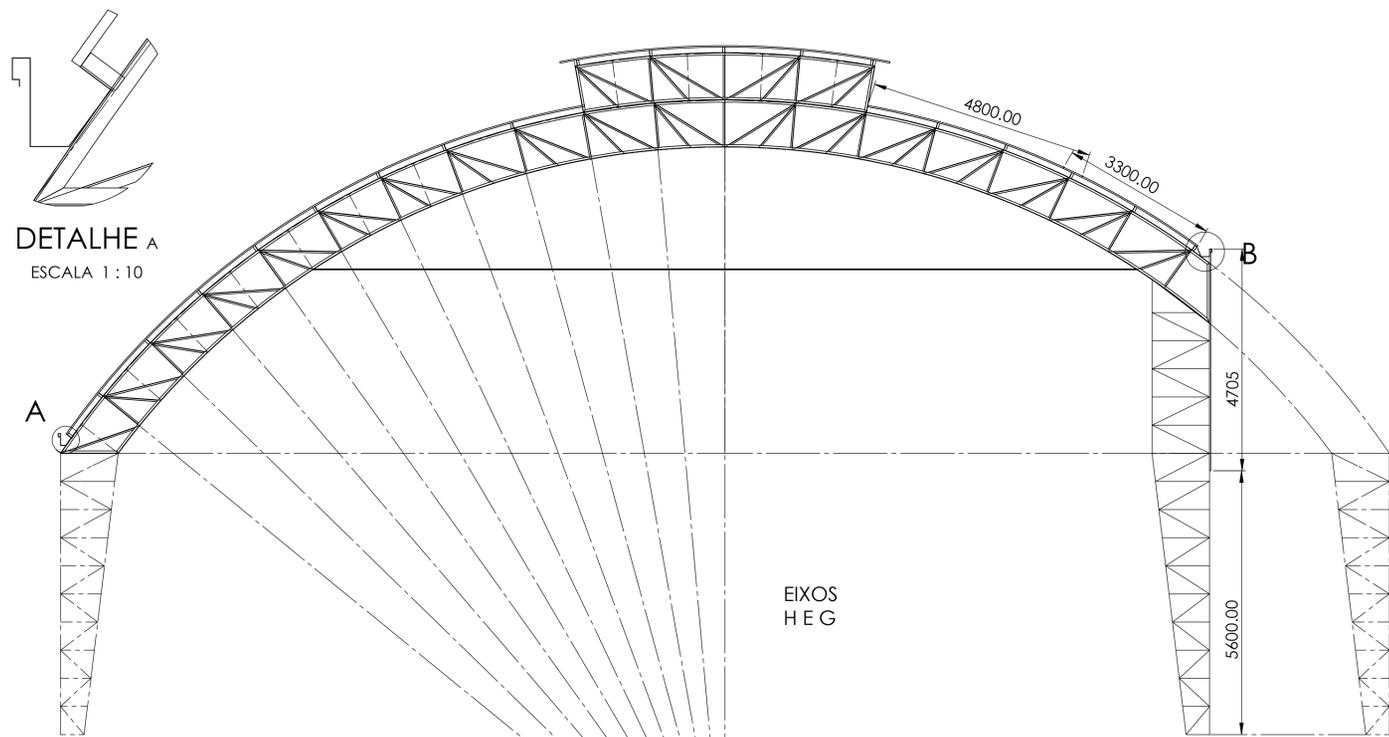


 

DETALHE B
ESCALA 1 : 10
CALHA TRECHO G,H
COMPRIMENTO
4,5 M
1 PÇ

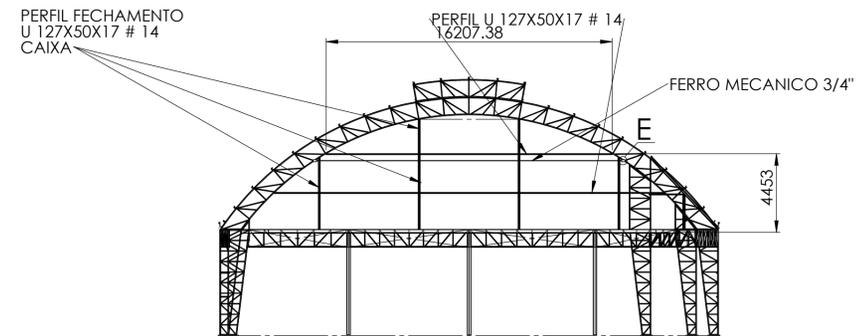

DETALHE E
ESCALA 1 : 10

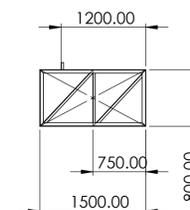

SUPORTE SUTENAÇÃO VIGA
3PÇ
BANZOS PERFIL U 100 X 50 # 2,65
MONTANTES E DIAGONAIS
PERFIL U 93 X 35 # 2,00
ESCALA 1:50

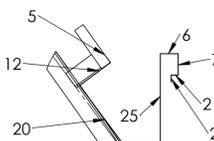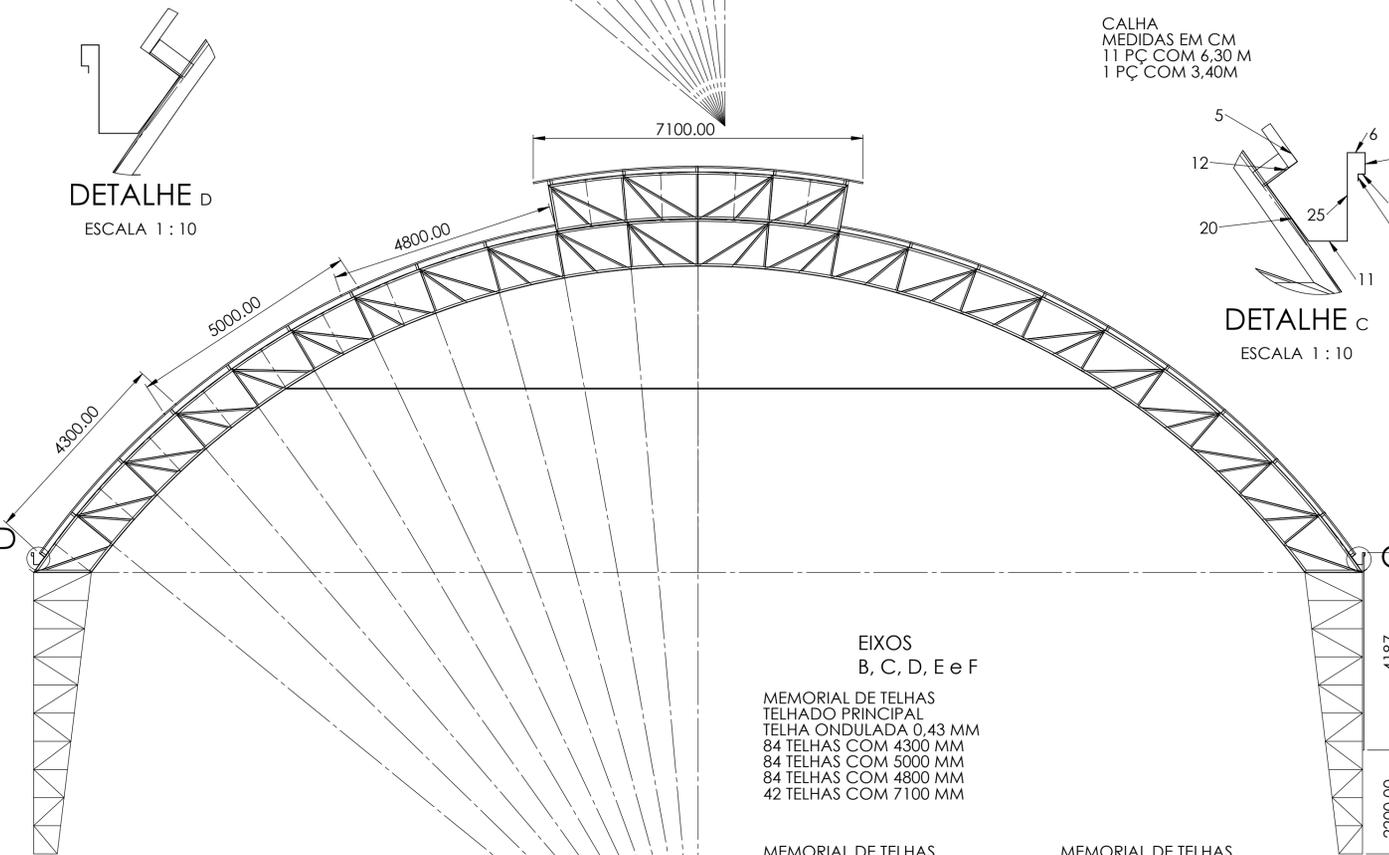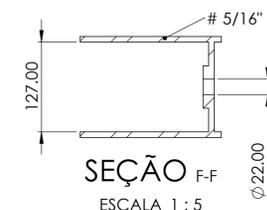

DETALHE C
ESCALA 1 : 10

CALHA
MEDIDAS EM CM
11 PÇ COM 6,30 M
1 PÇ COM 3,40M

MEDIDA PARA:
MURO LATERAL + VENEZIANAS

EIXOS
B, C, D, E e F


MEMORIAL DE TELHAS
TELHADO PRINCIPAL
TELHA ONDULADA 0,43 MM
84 TELHAS COM 4300 MM
84 TELHAS COM 5000 MM
84 TELHAS COM 4800 MM
42 TELHAS COM 7100 MM

MEMORIAL DE TELHAS
FECHAMENTO FRONTAL
TELHA ONDULADA 0,43 MM
28 TELHAS COM 4600 MM
16 TELHAS COM 3500 MM

MEMORIAL DE TELHAS
FECHAMENTO FUNDOS
TELHA ONDULADA 0,43 MM
28 TELHAS COM 4600 MM
16 TELHAS COM 3500 MM

MEMORIAL DE TELHAS
FECHAMENTO LATERAL DIVISA COM
RESIDÊNCIAS
TELHA ONDULADA 0,43 MM
42 TELHAS COM 4187 MM

MEMORIAL DE TELHAS
FECHAMENTO LATERAL DIVISA COM
RUA
TELHA ONDULADA 0,43 MM
12 TELHAS COM 4187 MM
PORTÃO DE ACESSO A QUADRA
8 TELHAS COM 4187 MM

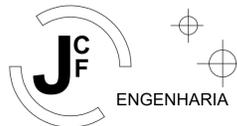PREFEITURA:	CREA:	
 JEFFERSON C. FINTELMAN ENGENHARIA		
ENG. INDUSTRIAL-MECÂNICA ENG. SEG. DO TRABALHO CREA - 148968 32-99939-0604 - caneschi.j@gmail.com		
PROJETO:	FOLHA:	TAMANHO FOLHA:
PROJETO ESTRUTURAL DE QUADRA POLIESPORTIVA	FOLHA 2 DE 2	A1
ESCALA:	TÍTULO:	
ESCALA INDICADA	DETALHES, PLANTA	
ENDEREÇO DA OBRA:	ART:	
RUA EDUARDO DE PAULA REIS, S/N CENTRO - RODEIRO CEP : 36510-000	MG 20210236060	
	ÁREAS:	
	1.195,44 m ²	
CONTRATANTE:	RESPONSÁVEL TÉCNICO:	
PREFEITURA MUNICIPAL DE RODEIRO CNPJ : 18.128.256/0001-44	JEFFERSON C. FINTELMAN CREA 148968 D	